

水栓 台帳	給水 原簿	工費 通知	備考	量水 器	口径 番号
職業	用途				

課長	係長	係員	検査	受付	指定業者	泉佐野市上下水道工業所	責任 技術者	南
----	----	----	----	----	------	-------------	-----------	---

平面図 縮尺 1/100

立面図 縮尺 1/100
平面図 縮尺 1/100

図面種類・縮尺・方位を
記入すること。



指定業者名・主任技術者名を記入

使用材料の詳細を記入
使用管種・口径・延長・給水栓類
・弁栓類等を記入すること。

(管の記入例)
管種 口径 延長
HIVP φ25 - 3.5

給水工事設計書

泉佐野市水道局

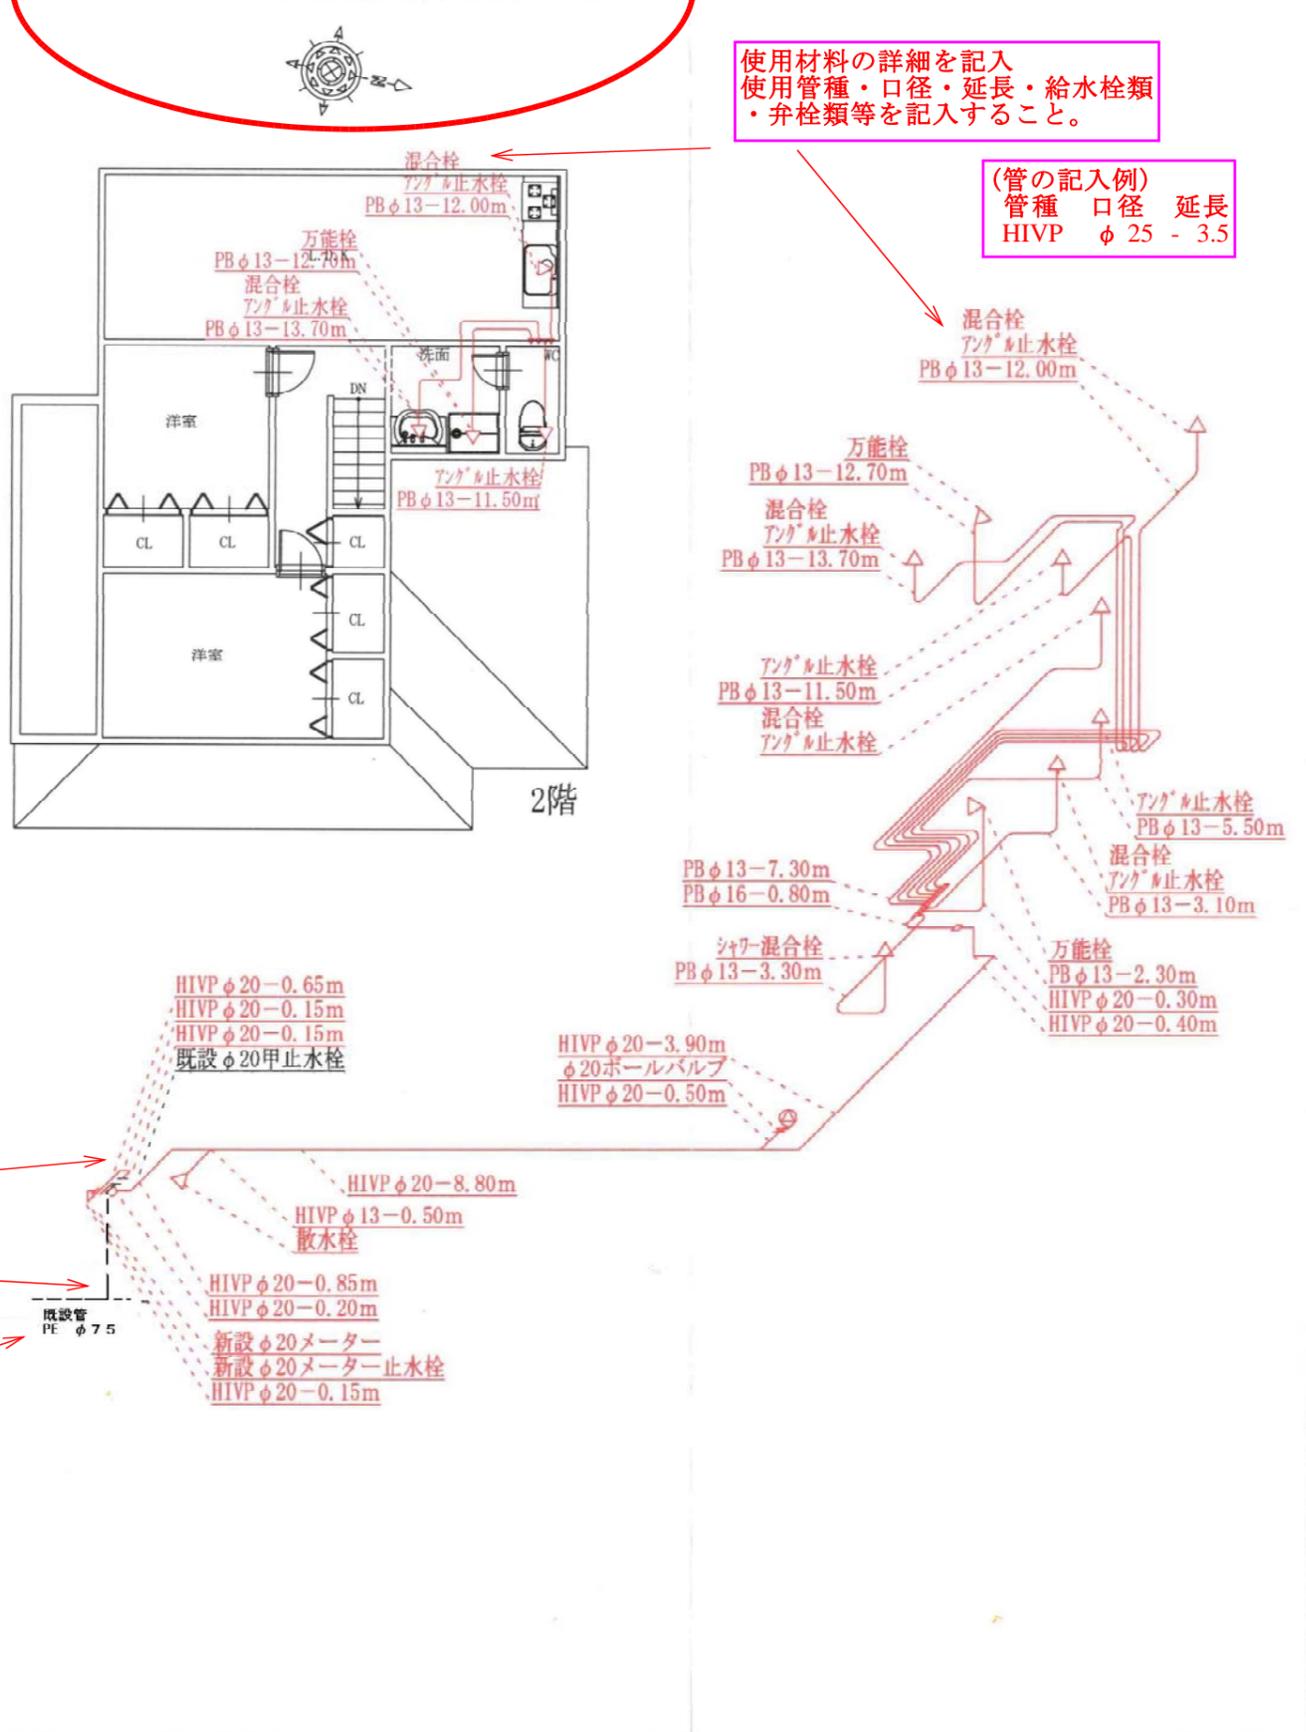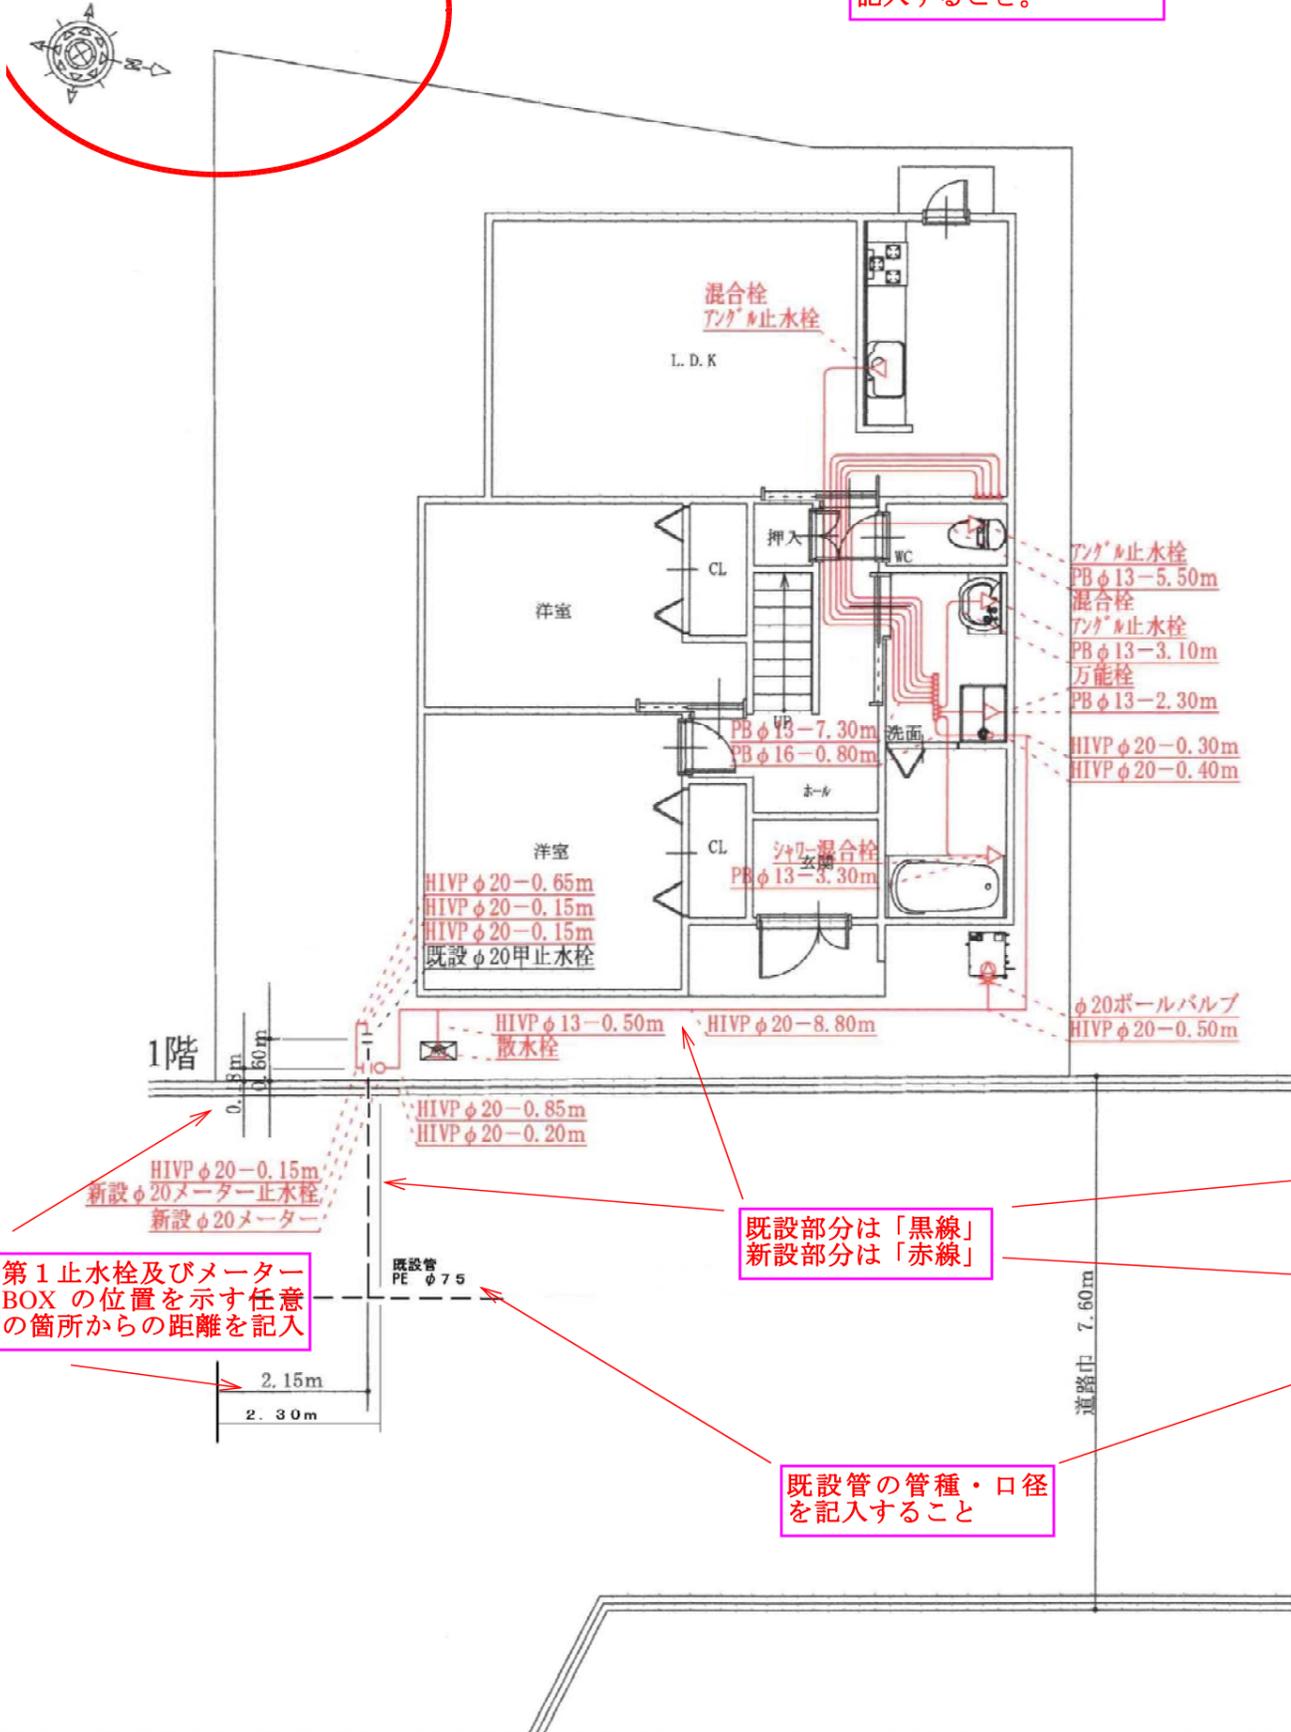

第1止水栓及びメーター
BOX の位置を示す任意
の箇所からの距離を記入

既設部分は「黒線」
新設部分は「赤線」

既設管の管種・口径
を記入すること